


A

H_{budynku} = 1117 cm

Uwaga:
Rysunek należy rozpatrywać łącznie z opisem technicznym. Wszystkie wymiary rysunku należy każdorazowo sprawdzać z wymiarami rzeczywistymi. W przypadku istotnych różnic niezwłocznie skontaktować się z jednostką projektową.

URZĄD MIASTA PŁOCKA
Wydział Rozwoju i Polityki Gospodarczej Miast
Referat Administracji Architektoniczno-Budowlanej
09-400 Plock, Stary Rynek 1
-3-

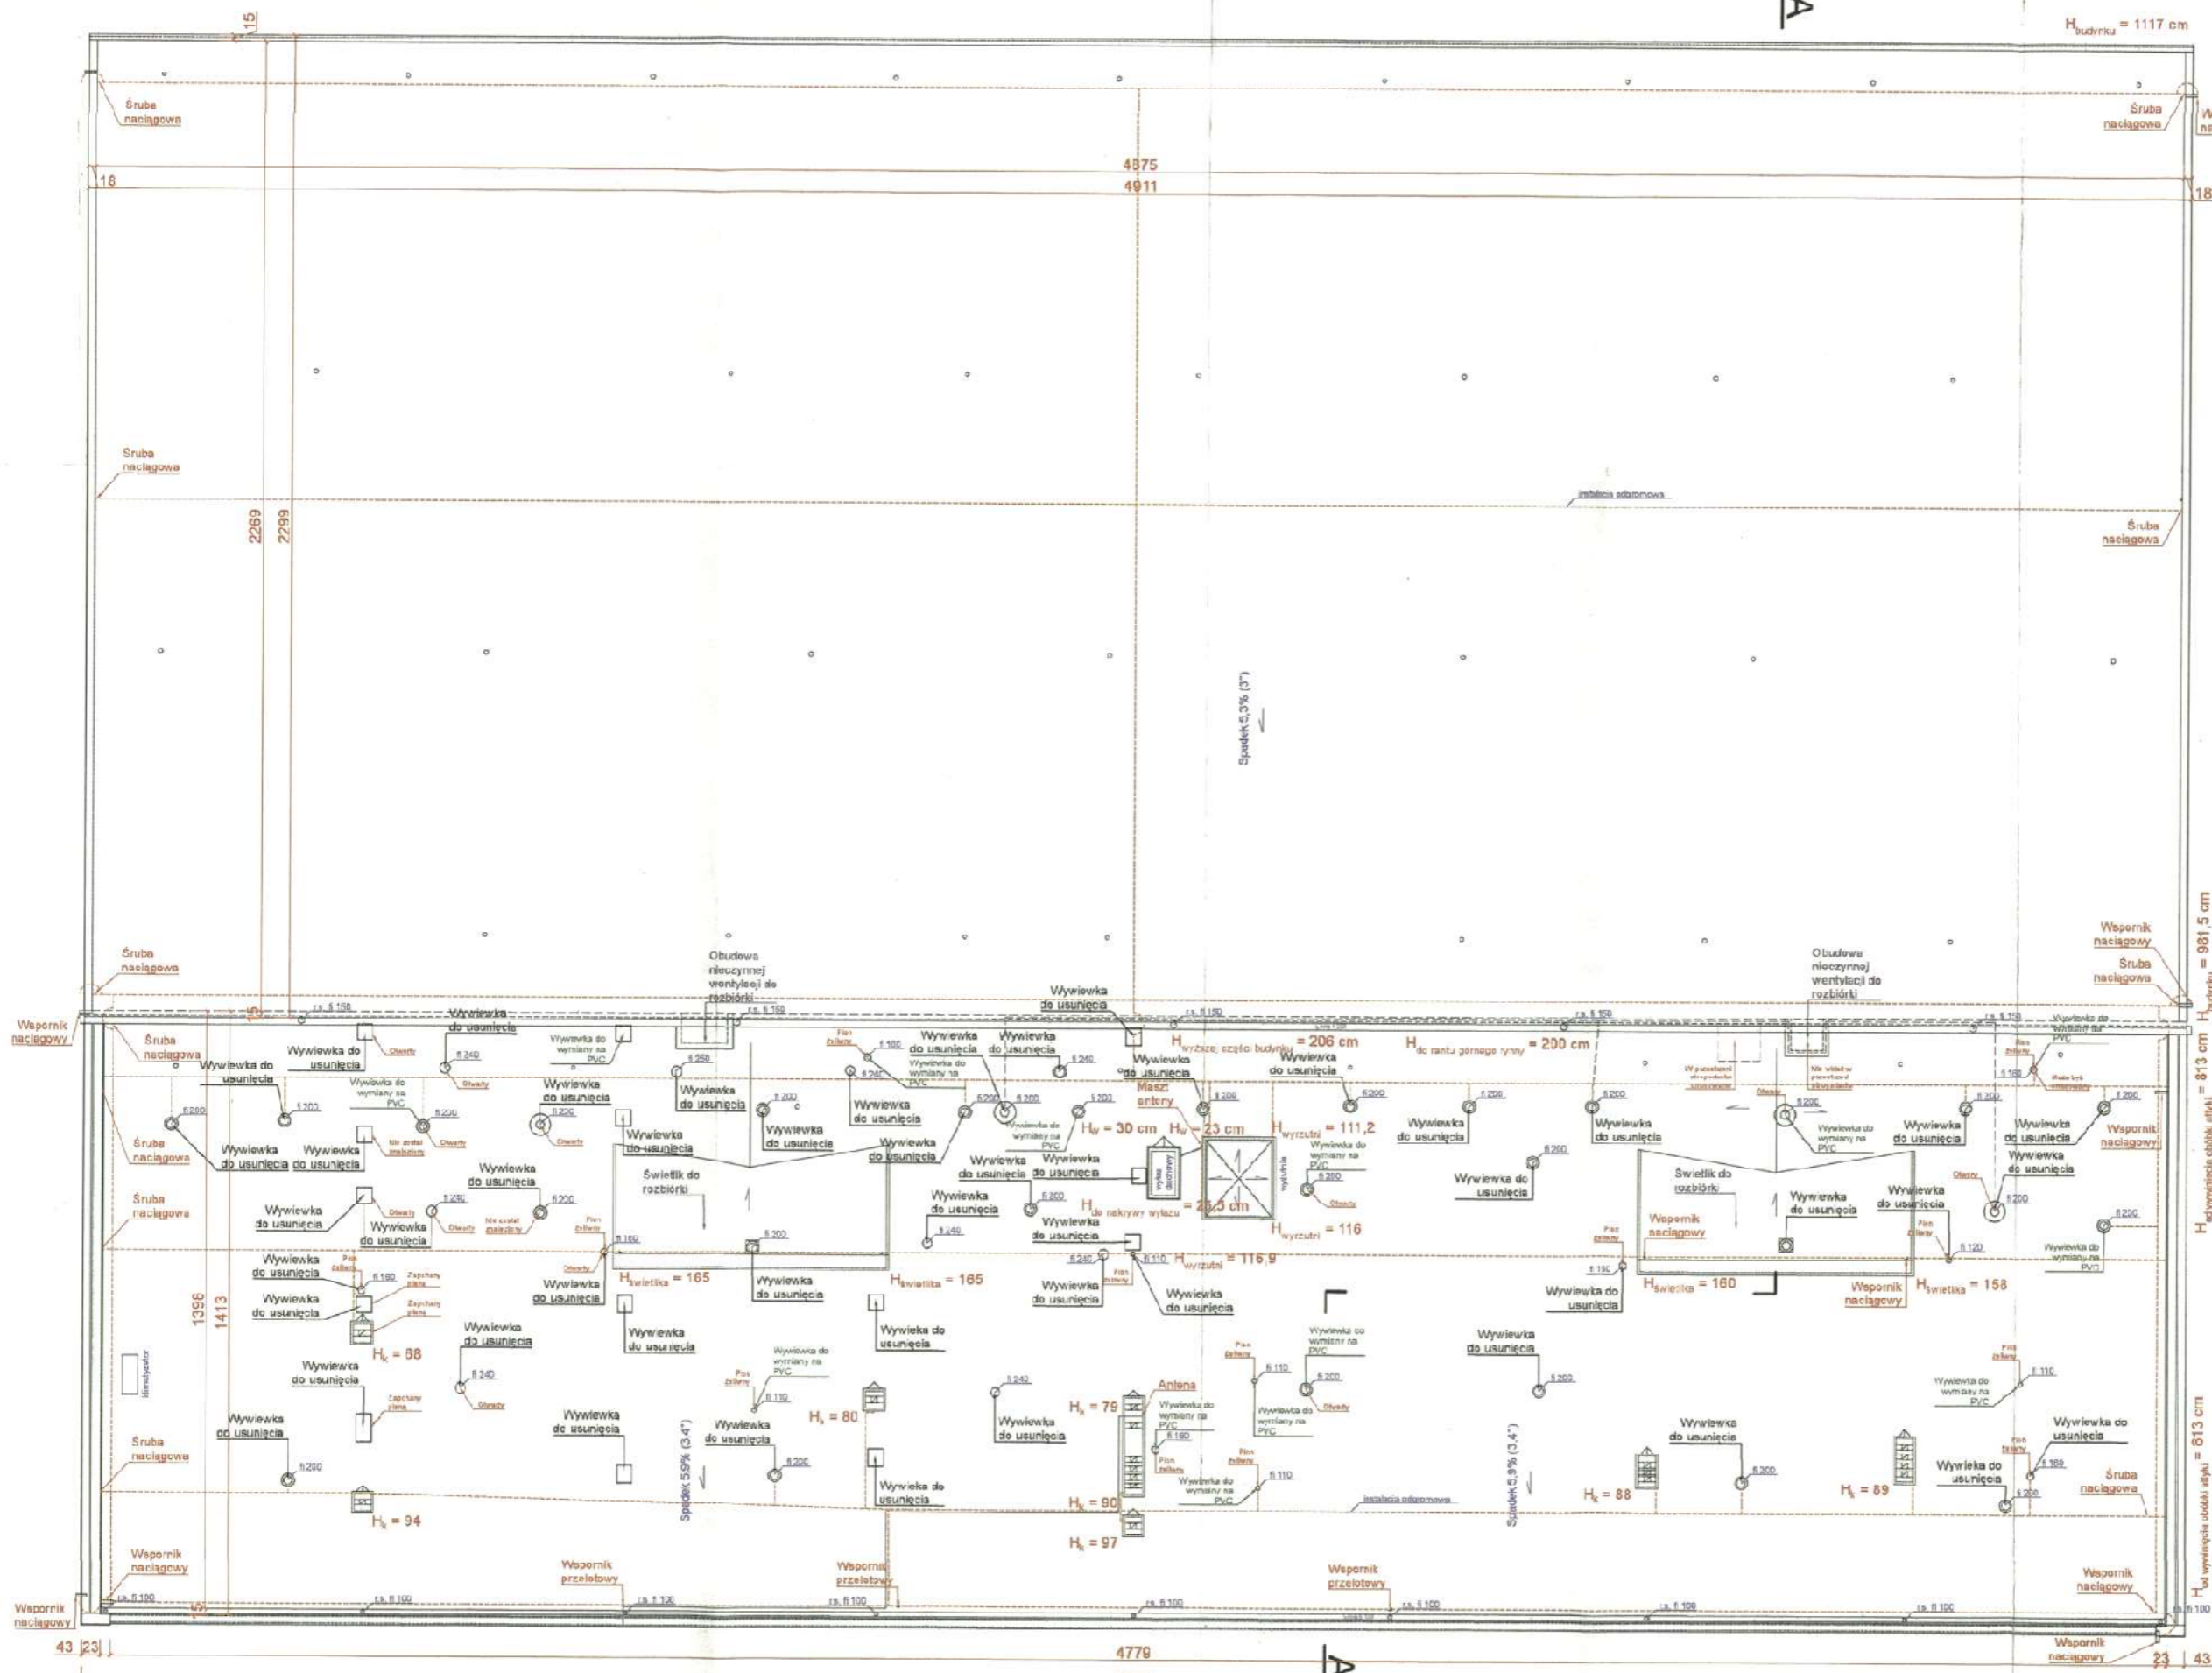

- LEGENDA:
- Istniejąca instalacja odgromowa do wymiany
 - Istniejąca instalacja elektryczna zasilania nieczynnych wentylatorów do likwidacji
 - Istniejąca instalacja antenowa
 - Kominki wentylacji przekrycia
 - Murowane kominy wentylacyjne
 - Stalowe wywiewki wentylacyjne

Zamawiający: Miejak Osrodek Sportu i Rekreacji Plock Sp. z o.o. 09-400 Plock, pl. Cieszyński Papieskiej 1		
Opis: Przebudowa i remont stropodachów z instalacją odgromową w ramach zadania remont dachu Pływalni Jagiellonka PŁOCK ul. Thamerów 1		
Nazwa rysunku: Inwentaryzacja - rzut dachów		
Imię i nazwisko: Młg Mar. Michał Zochowski	Nr ewidencyjny uprawnień: MAZ/0320/POOK/08	Podpis:
DATA: Szycań 2018	SKALA: 1:100	NR ZYS: 2
Symbol projektu: PB-1/11/18		
PRACOWNIA PROJEKTOWA MICHAŁ ZOCHOWSKI 09-520 Łack ul. Gajowa 52 NIP: 76-122-09-61 NI. KRS: 142 843 287 REGON: 141802290 e-mail: mzocho@pwp.pl		
Str. 32		