


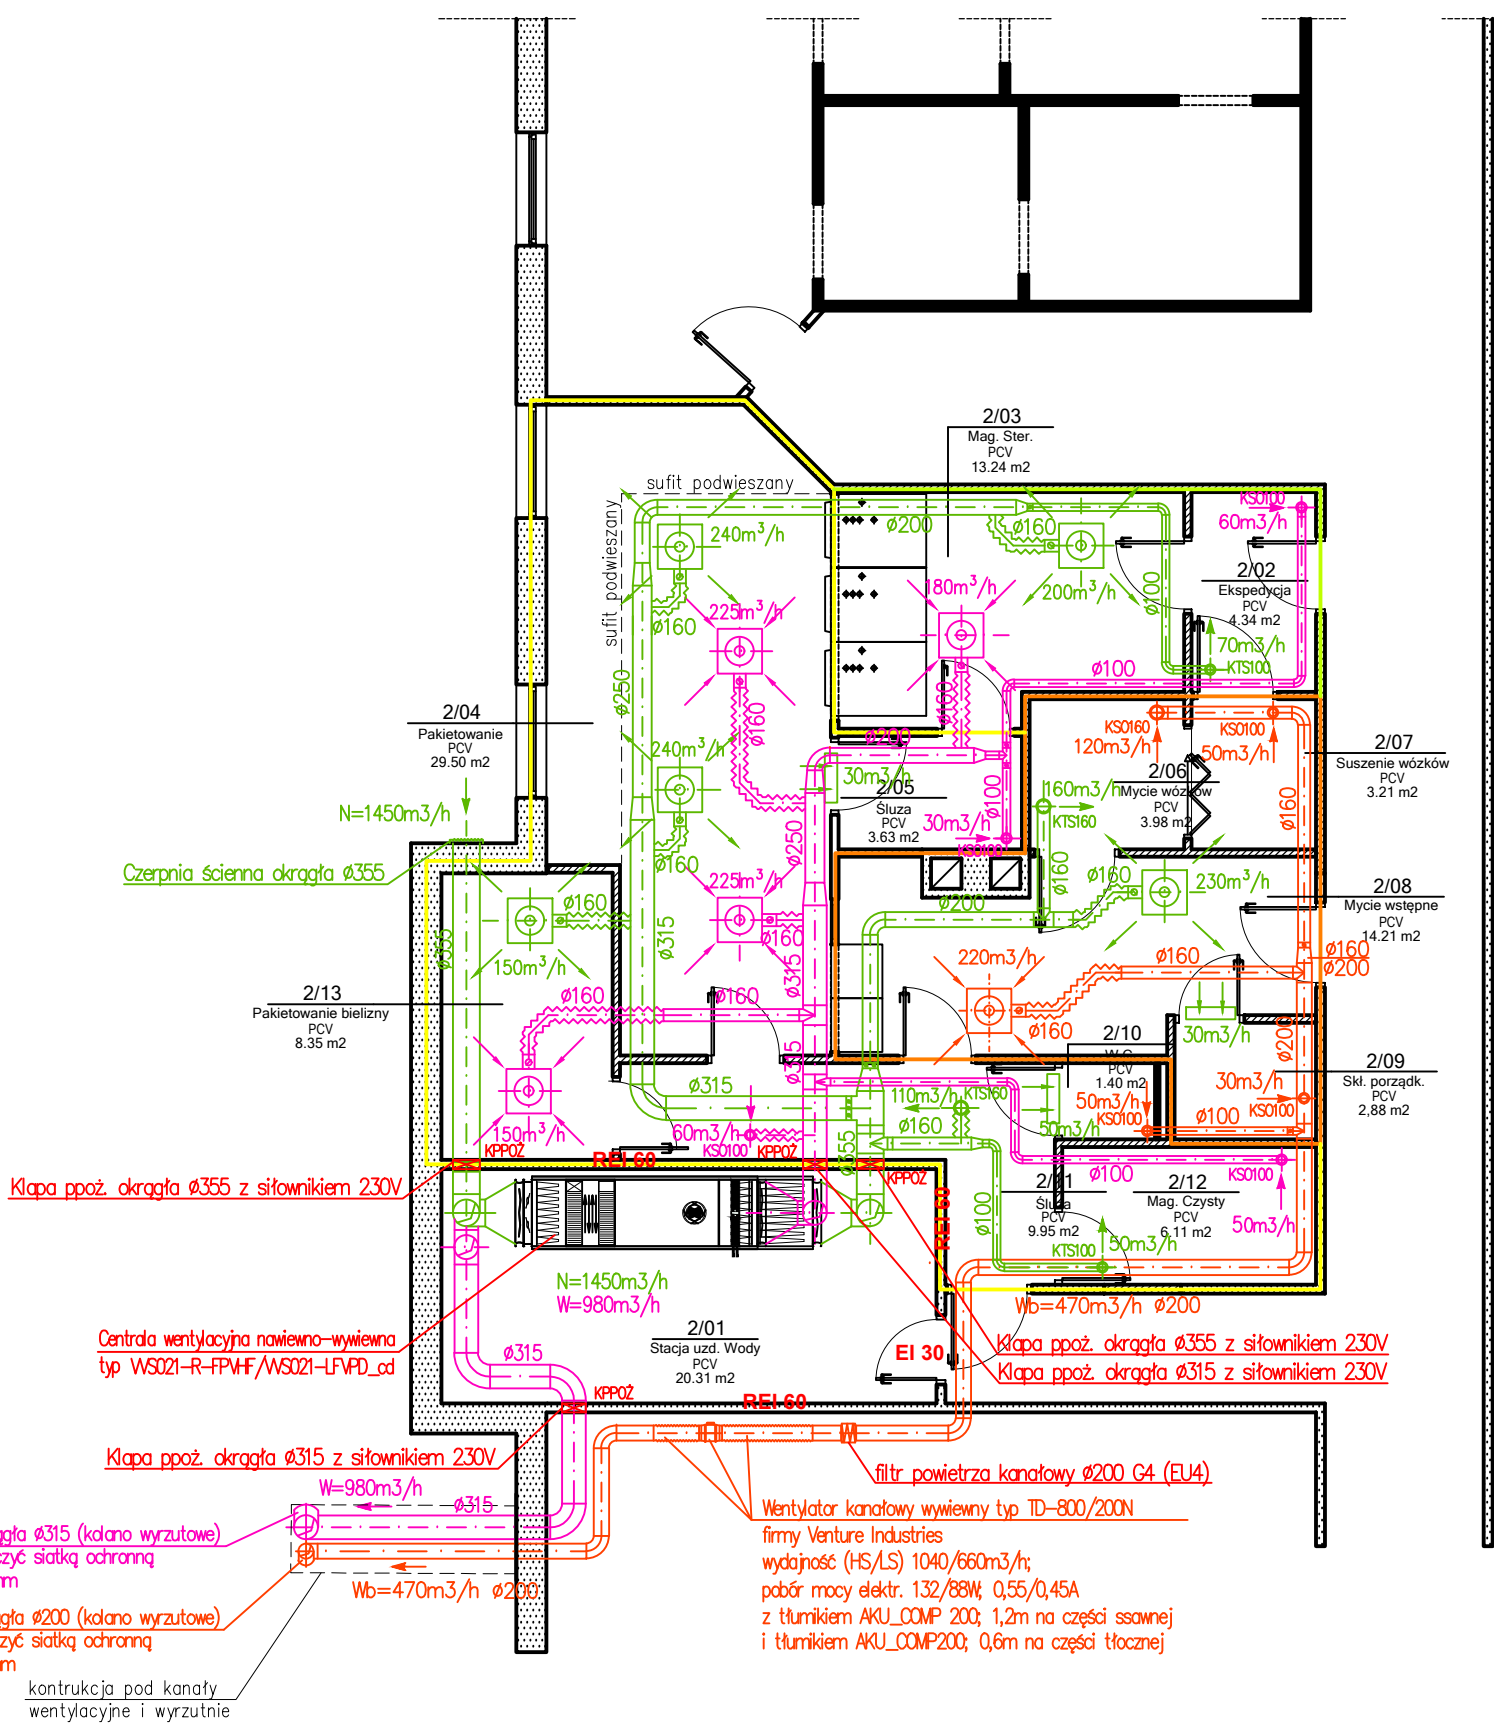

OZNACZENIA:

- KANAŁ WENTYLACYJNY NAWIEWNY
- KANAŁ WENTYLACYJNY WYWIEWNY - STREFA CZYSTA I STERYLNA
- KANAŁ WENTYLACYJNY WYWIEWNY - STREFA BRUDNA
- NAWIEWNIK OSADZONY NA SKRZYŃCE ROZPRĘŻNEJ MONTOWANY W SUFICIE PODWIESZANYM
- WYWIEWNIK OSADZONY NA SKRZYŃCE ROZPRĘŻNEJ MONTOWANY W SUFICIE PODWIESZANYM
- WYWIEWNIK OSADZONY NA SKRZYŃCE ROZPRĘŻNEJ MONTOWANY W SUFICIE PODWIESZANYM - STREFA BRUDNA
- ANEMOSTAT WYWIEWNY TYP KSO
- ANEMOSTAT NAWIEWNY TYP KTS125
- ANEMOSTAT WYWIEWNY TYP KSO - STREFA BRUDNA

UWAGI:

- Rysunek należy rozpatrywać wraz z częścią opisową.
- Wykonawca przed przystąpieniem do robót zobowiązany jest do zapoznania się ze wszystkimi dokumentacjami branżowymi i budowlanymi.
- Nie należy odmierzać wymiarów z rysunku, ani używać go jako szablonu. Obowiązkiem Wykonawcy jest sprawdzenie wymiaru w naturze. W wypadku jakiegokolwiek zmiany lub różnicy zauważonej między projektem a stanem faktycznym Wykonawca zobowiązany jest przekazać tę informację do biura projektowego.
- Przepusty instalacyjne przez elementy oddzielenia ogniowego (stropy, ściany) należy zabezpieczyć w klasie odporności ogniowej przegrody.
- Roboty budowlano-instalacyjne muszą być prowadzone z równoległą bieżącą koordynacją międzybranżową.
- W sprawach nie określonych dokumentacją obowiązującą: prawo budowlane; warunki techniczne, jakim powinny odpowiadać budynki ich usytuowanie; warunki techniczne wykonania i odbioru robót Budowlano-montażowych (wg Ministerstwa Budownictwa i Instytutu Techniki Budowlanej); normy Polskiego Komitetu Normalizacyjnego (P.K.N.); instrukcje, wytyczne, świadectwa dopuszczenia, atesty Instytutu Techniki Budowlanej; instrukcje, wytyczne i warunki techniczne producentów i dostawców materiałów budowlano-instalacyjnych; przepisy techniczne instytucji kontrolujących jakość materiałów i wykonywanych robót.
- Projekt chroniony prawem autorskim.

		SANCO PROJEKT SYLWIA PASZKIEWICZ ul. Strzelecka 5 m 57; 09-402 Płock tel. kom.: 662-268-423; e-mail: sancoprojekt@gmail.com	
RYSUNEK	RZUT PIWNICY POMIESZCZENIA STERYLIZATORNI - INSTALACJA WENTYLACJI		SKALA 1:100
OBIEKT	CENTRALNA STERYLIZATORNIA - BUDYNEK B SZPITAL ŚWIĘTEJ TRÓJCY W PŁOCKU Płock, ul. Kościuszki 28; obręb 8-Śródmieście; działka nr ewid. 1025	WERSJA 1	PROJEKT PW
INWESTOR	PŁOCKI ZAKŁAD OPIEKI ZDROWOTNEJ SP. Z O.O. UL. KOŚCIUSZKI 28; 09-400 PŁOCK	DATA 09.2019	BRANŻA SANIT.
WYKONAWCA	IMIĘ I NAZWISKO	NR UPR.	PODPIS
PROJEKTANT	mgr inż. Sylwia Paszkiewicz	MAZ/0470/POOS/10	NR RYS. IS-01 nr str.