


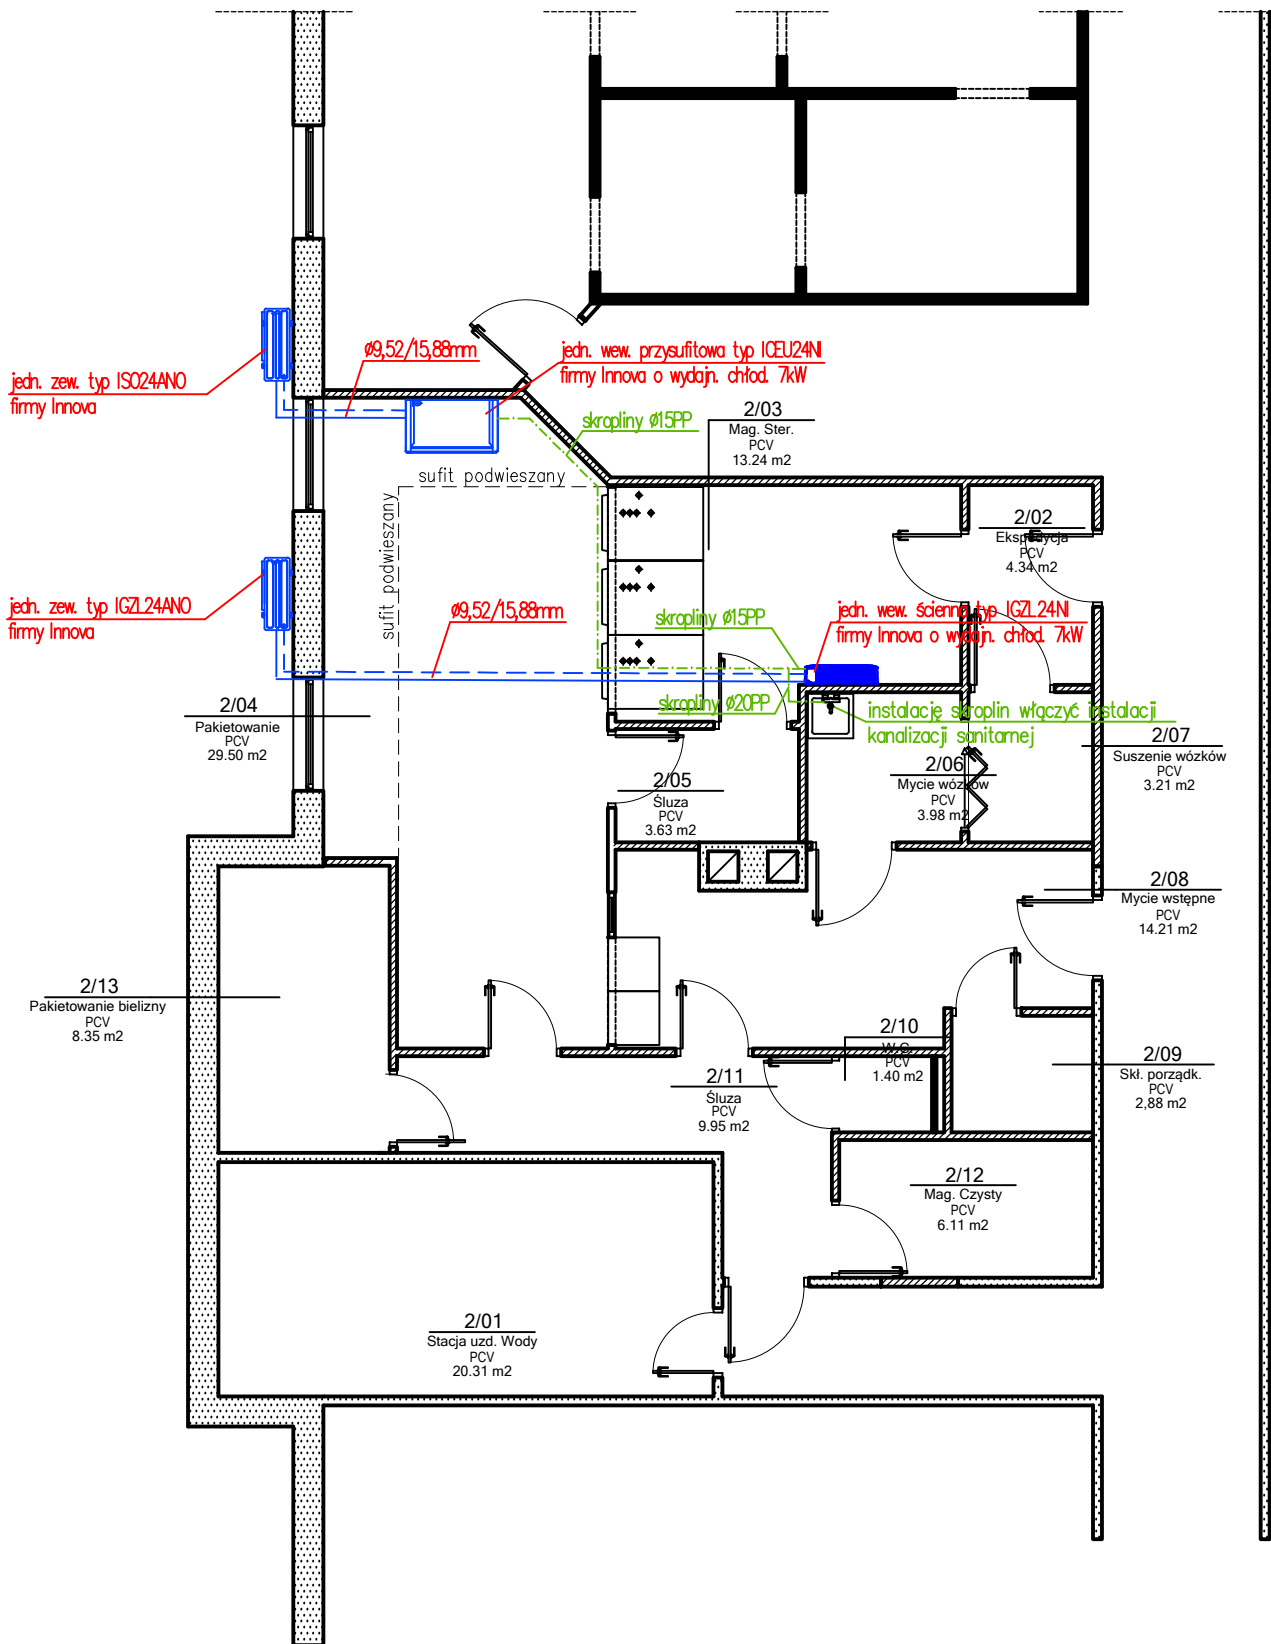

UWAGI:

1. Rysunek należy rozpatrywać wraz z częścią opisową.
2. Wykonawca przed przystąpieniem do robót zobowiązany jest do zapoznania się ze wszystkimi dokumentacjami branżowymi i budowlanymi.
3. Nie należy odmierzать wymiarów z rysunku, ani używać go jako szablonu. Obowiązkiem Wykonawcy jest sprawdzenie wymiaru w naturze. W przypadku jakiegokolwiek zmiany lub różnicy zauważonej między projektem a stanem faktycznym Wykonawca zobowiązany jest przekazać tę informację do biura projektowego.
4. Przepusty instalacyjne przez elementy oddzielenia ogniowego (stropy, ściany) należy zabezpieczyć w klasie odporności ogniowej przegrody.
5. Roboty budowlano-instalacyjne muszą być prowadzone z równoległą bieżącą koordynacją międzybranżową.
6. W sprawach nie określonych dokumentacją obowiązującą: prawo budowlane; warunki techniczne, jakim powinny odpowiadać budynki ich usytuowanie; warunki techniczne wykonania i odbioru robót Budowlano-montażowych (wg Ministerstwa Budownictwa i Instytutu Techniki Budowlanej); normy Polskiego Komitetu Normalizacyjnego (P.K.N.); instrukcje, wytyczne, świadectwa dopuszczenia, atesty Instytutu Techniki Budowlanej; instrukcje, wytyczne i warunki techniczne producentów i dostawców materiałów budowlano-instalacyjnych; przepisy techniczne instytucji kontrolujących jakość materiałów i wykonywanych robót.
7. Projekt chroniony prawem autorskim.

		SANCO PROJEKT SYLWIA PASZKIEWICZ ul. Strzelecka 5 m 57; 09-402 Płock tel. kom.: 662-268-423; e-mail: sancoprojekt@gmail.com	
RYSUNEK	RZUT PIWNICY POMIESZCZENIA STERYLIZATORNI - INSTALACJA KLIMATYZACJI		SKALA 1:100
OBIEKT	CENTRALNA STERYLIZATORNIA - BUDYNEK B SZPITAL ŚWIĘTEJ TRÓJCY W PŁOCKU Płock, ul. Kościuszki 28; obręb 8-Śródmieście; działka nr ewid. 1025	WERSJA 1	PROJEKT PW
INWESTOR	PŁOCKI ZAKŁAD OPIEKI ZDROWOTNEJ SP. Z O.O. UL. KOŚCIUSZKI 28; 09-400 PŁOCK	DATA 09.2019	BRANŻA SANIT.
WYKONAWCA	IMIĘ I NAZWISKO	NR UPR.	PODPIS
PROJEKTANT	mgr inż. Sylwia Paszkiewicz	MAZ/0470/POOS/10	NR RYS. IS-02 nr str.