


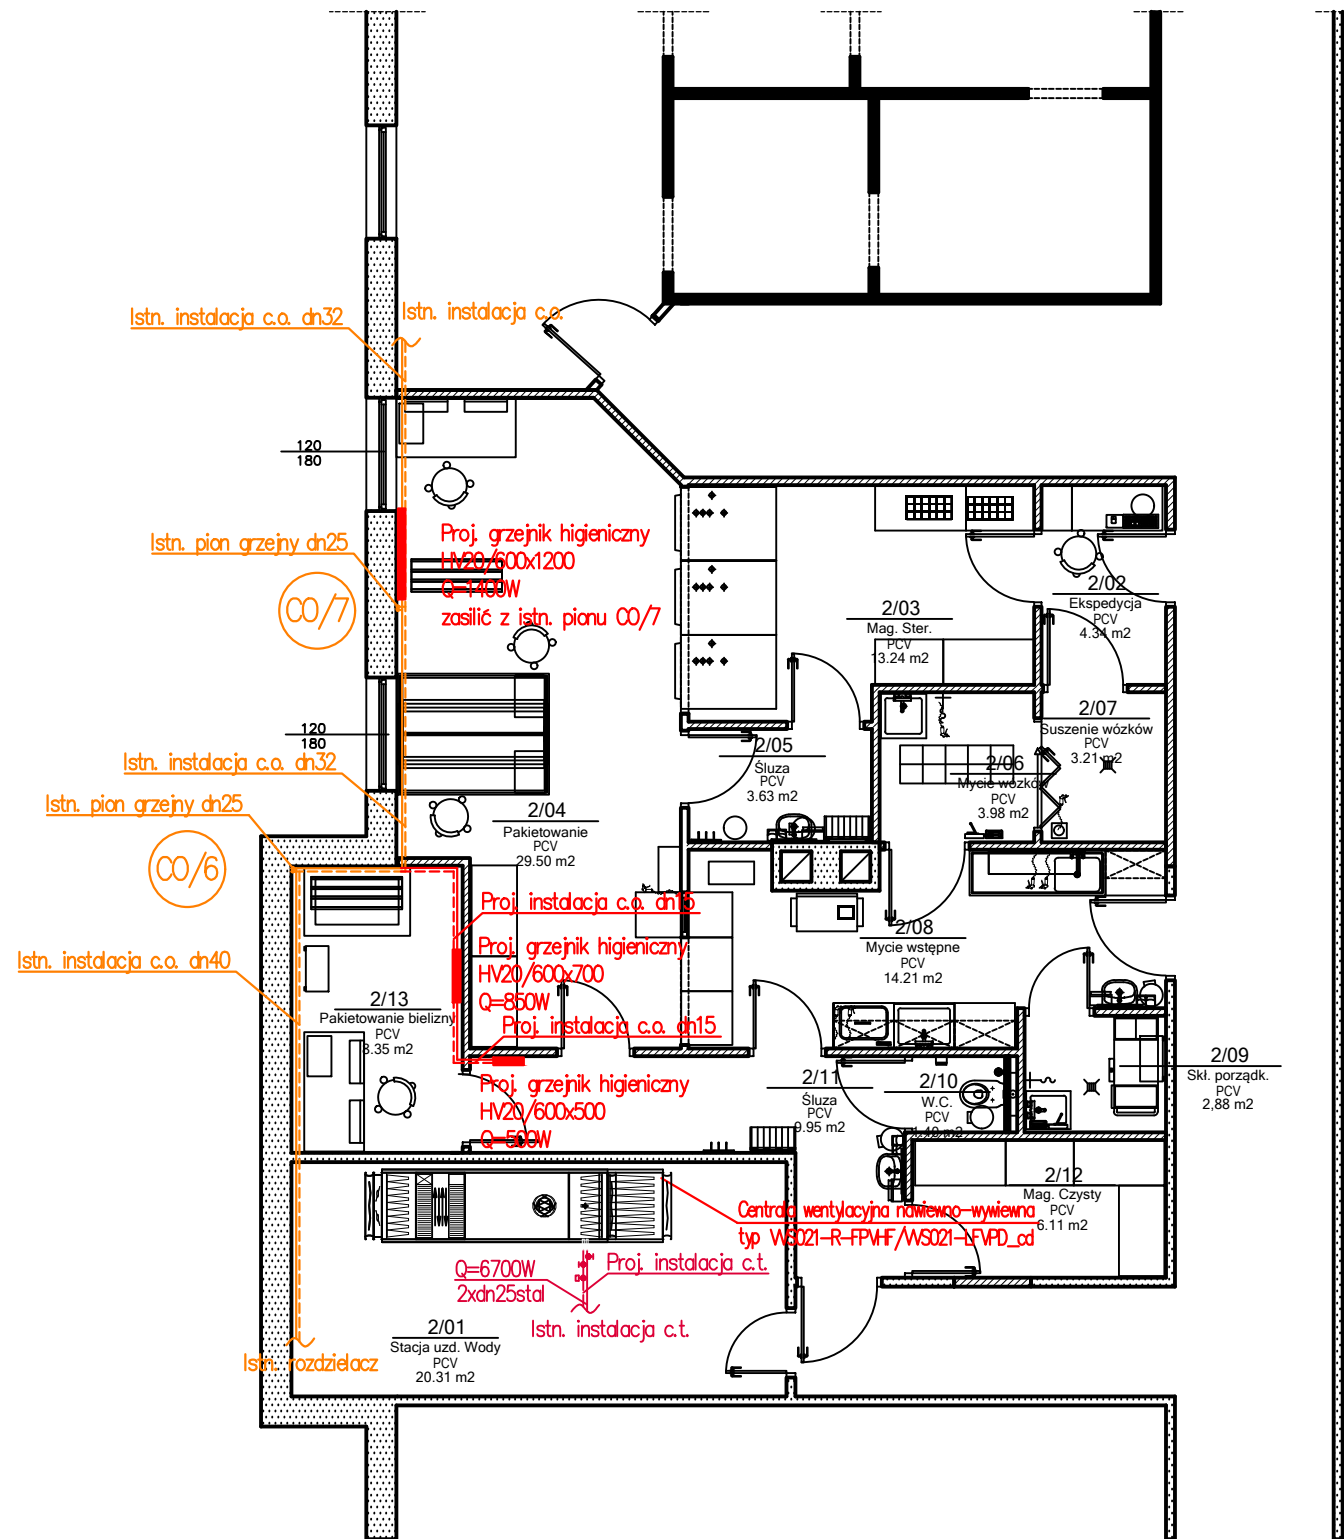

Zestawienie powierzchni			
Numer	Nazwa	Powierzchnia [m2]	Posadzka
2/01	Stacja uzd. Wody	20.31 m2	PCV
2/02	Ekspedycja	4.34 m2	PCV
2/03	Mag. Ster.	13.24 m2	PCV
2/04	Pakietowanie	30.34 m2	PCV
2/05	Śluza	3.63 m2	PCV
2/06	Mycie wózków	3.98 m2	PCV
2/07	Suszenie wózków	3.21 m2	PCV
2/08	Mycie wstępne	14.21 m2	PCV
2/09	Skł. Porządkowy	2.88 m2	PCV
2/10	W.C.	1.40 m2	PCV
2/11	Śluza	9.95 m2	PCV
2/12	Mag. Czysty	6.11 m2	PCV
2/13	Pakietowanie bielizny	8.04 m2	PCV

- UWAGI:
- Rysunek należy rozpatrywać wraz z częścią opisową.
 - Wykonawca przed przystąpieniem do robót zobowiązany jest do zapoznania się ze wszystkimi dokumentacjami branżowymi i budowlanymi.
 - Nie należy odmierać wymiarów z rysunku, ani używać go jako szablonu. Obowiązkiem Wykonawcy jest sprawdzenie wymiaru w naturze. W wypadku jakiegokolwiek zmiany lub różnicy zauważonej między projektem a stanem faktycznym Wykonawca zobowiązany jest przekazać tę informację do biura projektowego.
 - Przepusty instalacyjne przez elementy oddzielenia ogniowego (stropy, ściany) należy zabezpieczyć w klasie odporności ogniowej przegrody.
 - Roboty budowlano-instalacyjne muszą być prowadzone z równoległą bieżącą koordynacją międzybranżową.
 - W sprawach nie określonych dokumentacją obowiązującą: prawo budowlane; warunki techniczne, jakim powinny odpowiadać budynki ich usytuowanie; warunki techniczne wykonania i odbioru robót Budowlano-montażowych (wg Ministerstwa Budownictwa i Instytutu Techniki Budowlanej); normy Polskiego Komitetu Normalizacyjnego (P.K.N.); instrukcje, wytyczne, świadectwa dopuszczenia, atesty Instytutu Techniki Budowlanej; instrukcje, wytyczne i warunki techniczne producentów i dostawców materiałów budowlano-instalacyjnych; przepisy techniczne instytucji kontrolujących jakość materiałów i wykonywanych robót.
 - Projekt chroniony prawem autorskim.

		SANCO PROJEKT SYLWIA PASZKIEWICZ ul. Strzelecka 5 m 57; 09-402 Płock tel. kom.: 662-268-423; e-mail: sancoprojekt@gmail.com	
RYSUNEK	RZUT PIWNICY POMIESZCZENIA STERYLIZATORNI - INSTALACJA C.O. STAN PROJEKTOWANY		SKALA 1:100
OBIEKT	CENTRALNA STERYLIZATORNIA - BUDYNEK B SZPITAL ŚWIĘTEJ TRÓJCY W PŁOCKU Płock, ul. Kościuszki 28; obręb 8-Śródmieście; działka nr ewid. 1025	WERSJA 1	PROJEKT PW
INWESTOR	PŁOCKI ZAKŁAD OPIEKI ZDROWOTNEJ SP. Z O.O. UL. KOŚCIUSZKI 28; 09-400 PŁOCK	DATA 09.2019	BRANŻA SANIT.
WYKONAWCA	IMIĘ I NAZWISKO	NR UPR.	PODPIS
PROJEKTANT	mgr inż. Sylwia Paszkiewicz	MAZ/0470/POOS/10	NR RYS. IS-05 nr str.